

LEGENDA:



pion c.w.u.

ciepla woda:
poziomy - system KAN-THERM PRESS
piony - system KAN-THERM PRESS

cyrkulacja:
poziomy - system KAN-THERM PRESS
piony - system KAN-THERM PRESS

zawór termostaticzny do instalacji cyrkulacji Danfoss typu MTCV-A

zawór odcinający

filtr wody siatkowy

zawór równoważący Danfoss typu MSV-BD

wodomierz ciepłej wody

zawór zwrotny

wysoki parametr zasilanie

wysoki parametr powrót

rura wzbiorcza


woda zimna

cyrkulacja

ciepla woda użytkowa

niski parametr CO-zasilanie

niski parametr CO-powrót

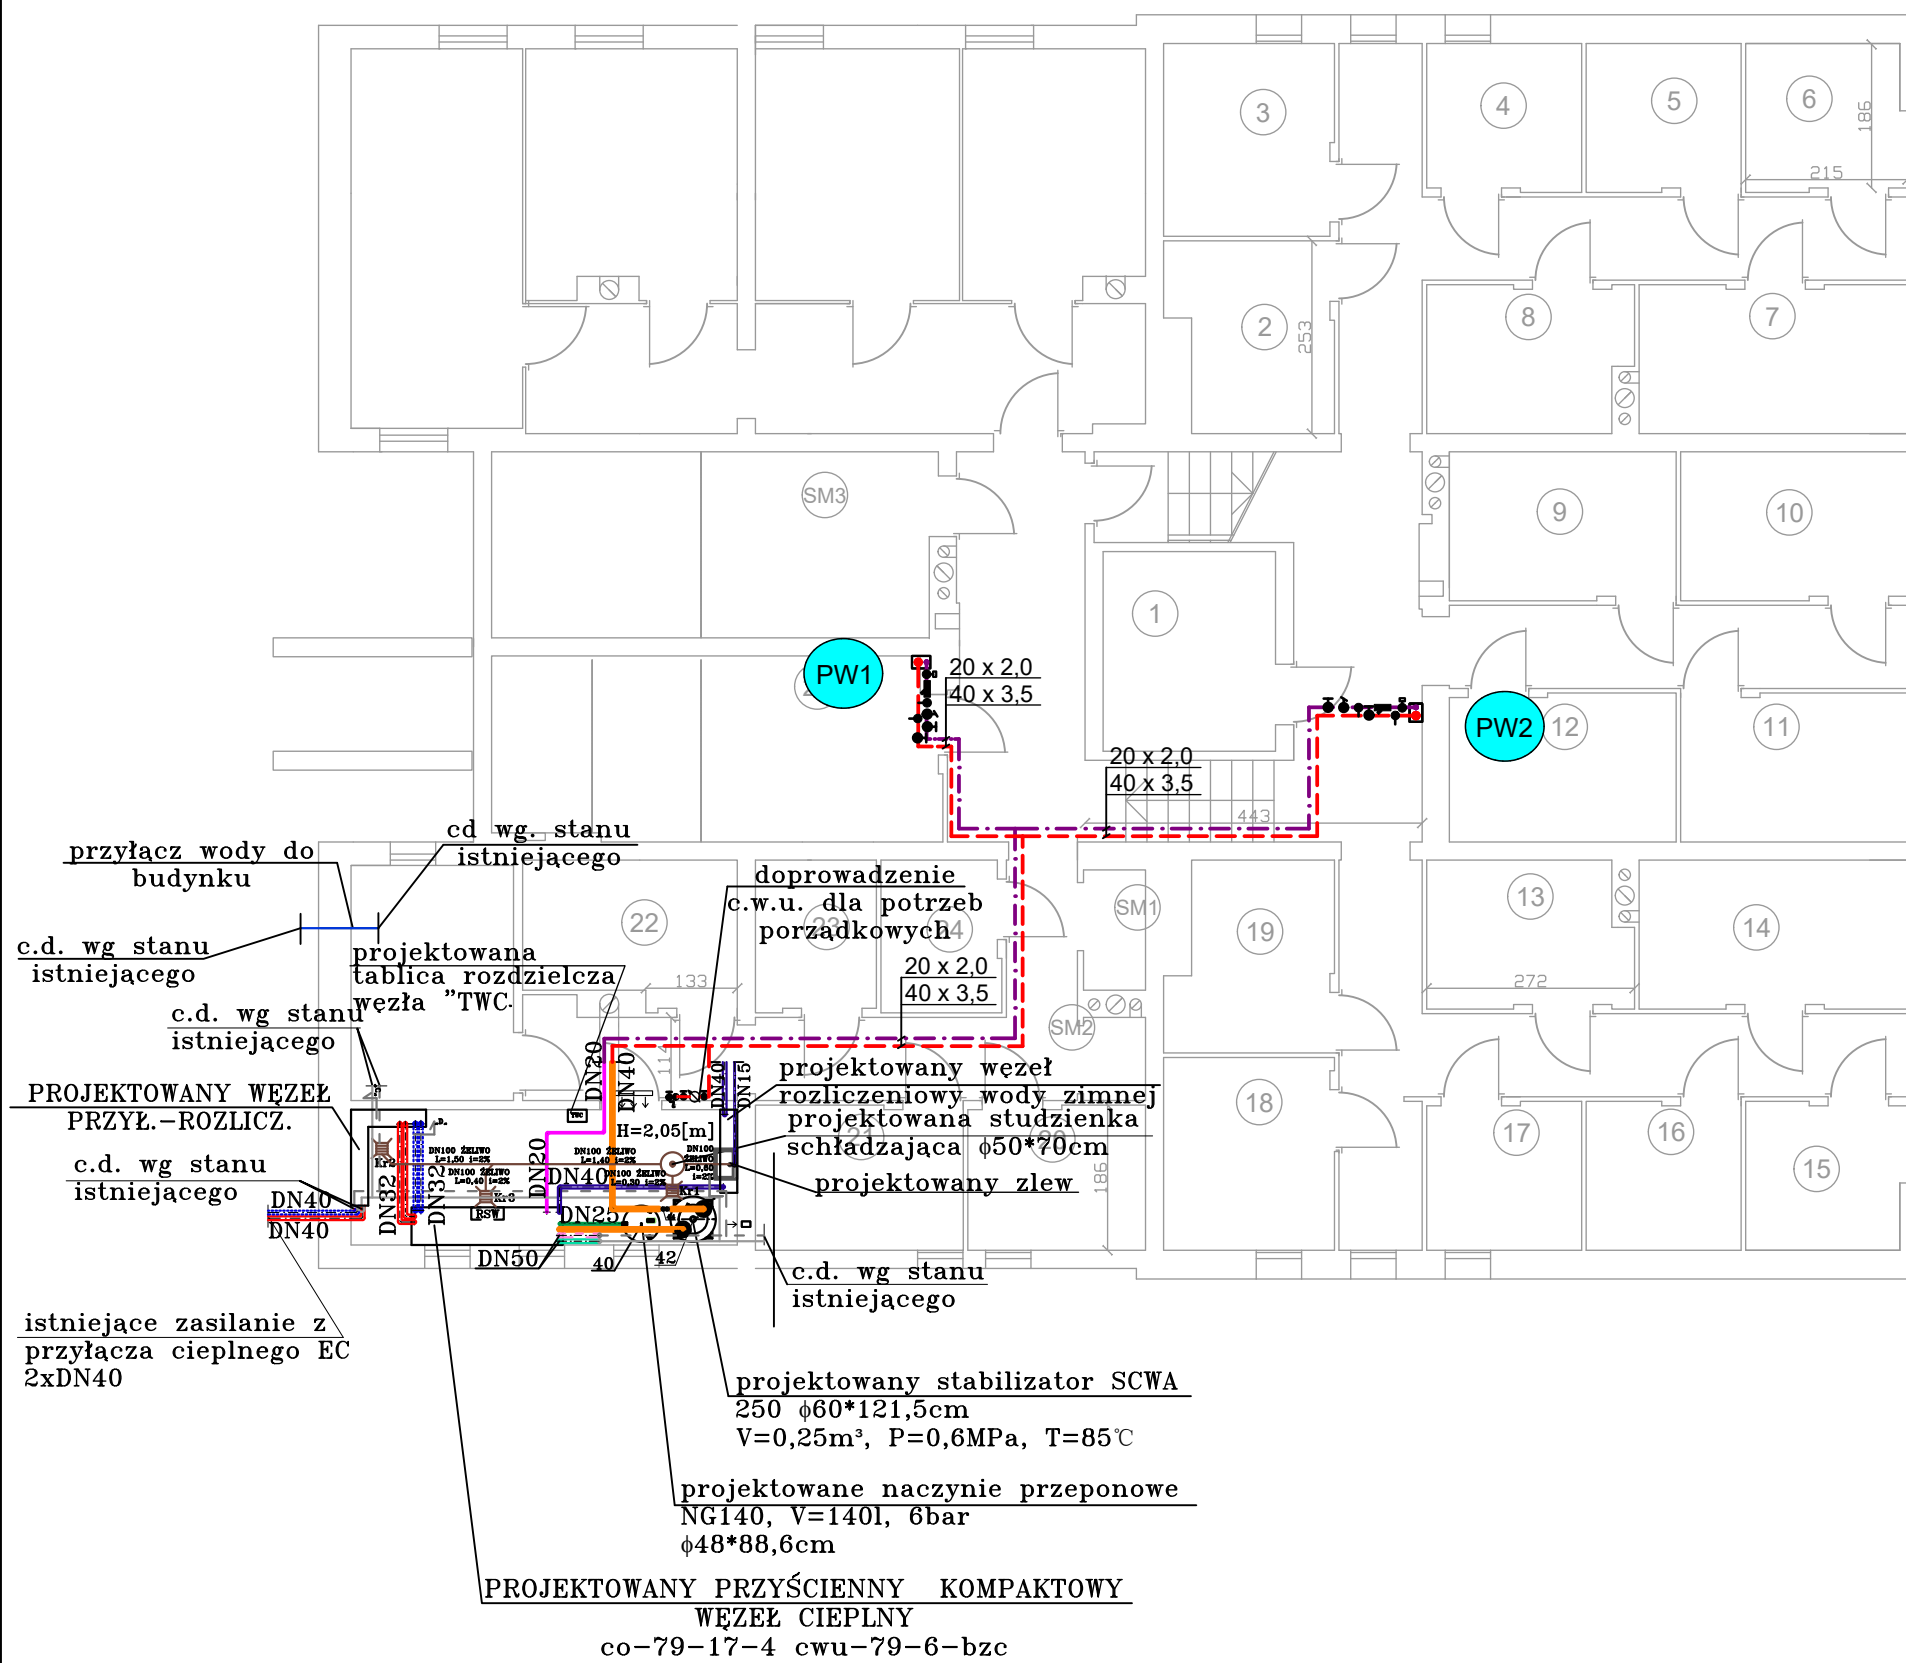

FIRMA PROJEKTOWO-USŁUGOWA ZETER RENATA KWAŚNIEWSKA UL. KAMIENNA 19B/37, 30-001 KRAKÓW BIURO: UL. RADZIKOWSKIEGO 59/4, 31-315 KRAKÓW tel.12-387-25-23, kom. 888789806 email:renatakwasniewska.zeter@gmail.com			
Inwestor:	SPÓŁDZIELNIA MIESZKANIOWA "MISTRZEJOWICE" OS. TYSIĄCLECIA 42, 31-610 KRAKÓW		
Obiekt:	ISTNIEJĄCY BUDYNEK MIESZKALNY WIELORODZINNY OS. TYSIĄCLECIA 53, 31-610 KRAKÓW DZ. NR 14/13 OBR. 2 J. EWID. NOWA HUTA		
Temat rys.:	RZUT PIWNICY		
Branża:	SANITARNA	Skala: 1:100	Rys.nr:
Faza:	PROJEKT WYKONAWCZY	Data : 10.2022	S1-01
Projektował:	mgr inż. Renata Kwaśniewska MAP/0233/PWOS/05		
AutoCAD LT 2013 Seria 372-64559780			